


inwestprojekt B INŻYNIERSKIE BIURO PROJEKTOWE I BUDOWLANE 15-114 Białystok, ul. Wolnościowa 20, tel. 485 142 81 82	
Nazwa: Instalacje niskoprądowe Adres: Lipski, ul. Piłsudskiego 27 etap: Lipski	Data: 25.08.2017 Lp. inw.: 00017
INWENTARYZACJA STANU ISTNIEJĄCEGO RZUT PARTERU - INSTALACJE NISKOPRĄDOWE	
Opracował: mgr inż. Marek Tomaszewski mgr inż. architekt POLSKA WIOSNA	

E-17

GRANICA ETAPÓW WYKONYWANIA PRAC

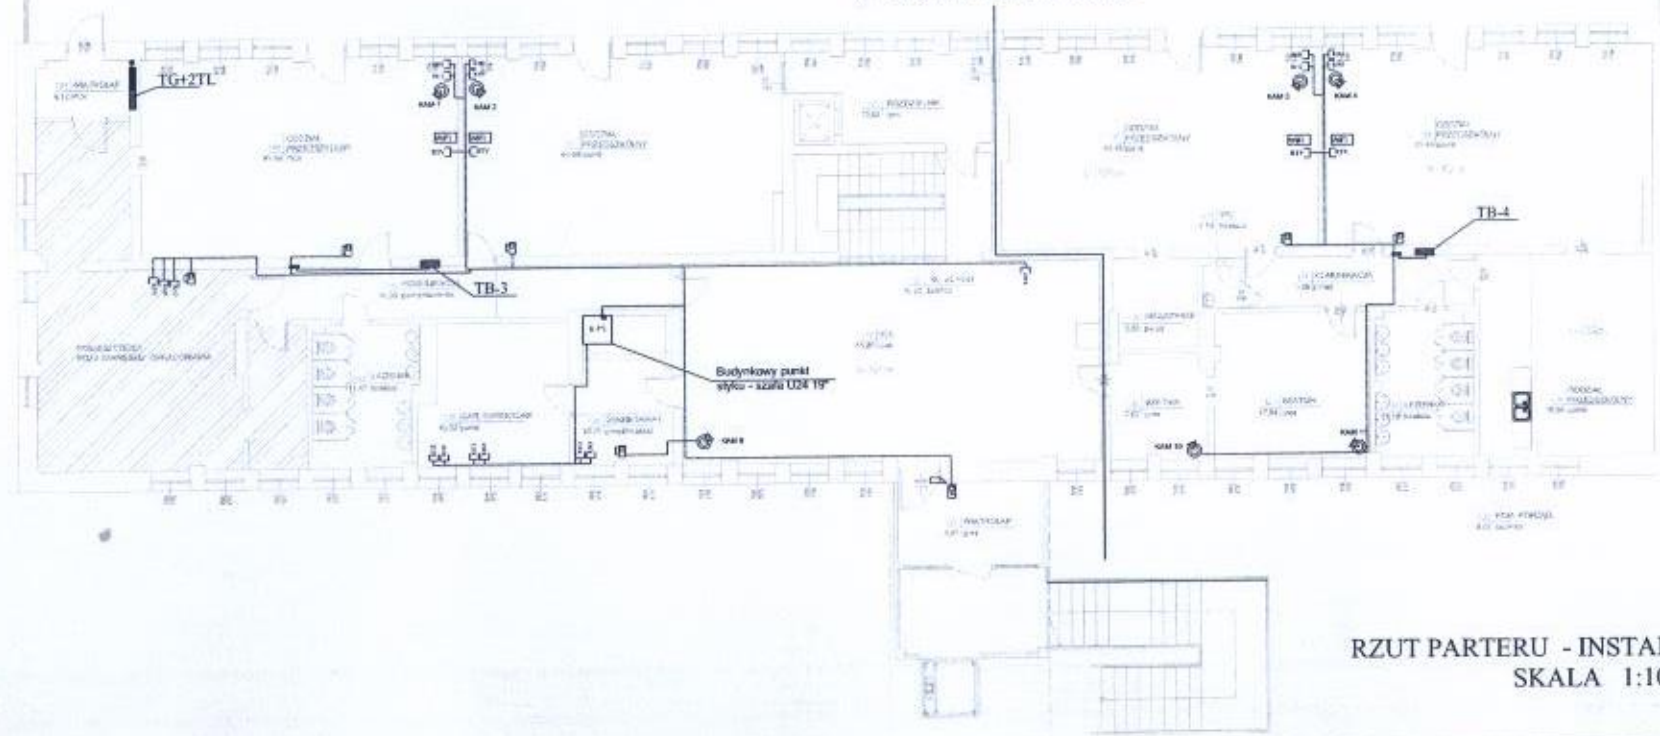

LEGENDA:

	szafka punkt styku
	gniazdo sieciowe RJ45
	gniazdo sieciowe RJ45 Lu 6
	gniazdo sieciowe RJ45 Lu 6 z ochroną i uziemieniem
	gniazdo sieciowe RJ45 Lu 6 z ochroną i uziemieniem i ekranem - panel wewnętrzny
	elektryczność
	elektryczność - panel wewnętrzny

RZUT PARTERU - INSTALACJE NISKOPRĄDOWE
SKALA 1:100