


RZUT PARTERU
SKALA 1:100

LEGENDA:

- EW Oprawa LED IP65 ścienna zewnętrzna z grzałką
Oprawa LED ścienna kierunkowa
Oprawa LED kierunkowa dwustronna zeleszkowo/sufitowa
Oprawa LED awaryjna ścienna nad hydrantem, montaż na wysokości 2m
AW2 Oprawa LED awaryjna sufitowa z optyką korytarzową
AW3 Oprawa LED awaryjna sufitowa z optyką okrągłą
EXIT Oprawa LED ścienna ewakuacyjna, "Wyjście Ewakuacyjne"
Zasilacz urządzeń otwierających
Puszka instalacyjna PP02
Zwora elektromagnetyczna
Czujka optyczna dymu
RDP - ręczny ostrzegacz pożarowy
Przycisk awaryjnego wyjścia
Sygnalizator optyczno-akustyczny
PWP Przycisk Przeciwpożarowego Wyłącznika Prądu
Tablica bezpiecznikowa
Rx

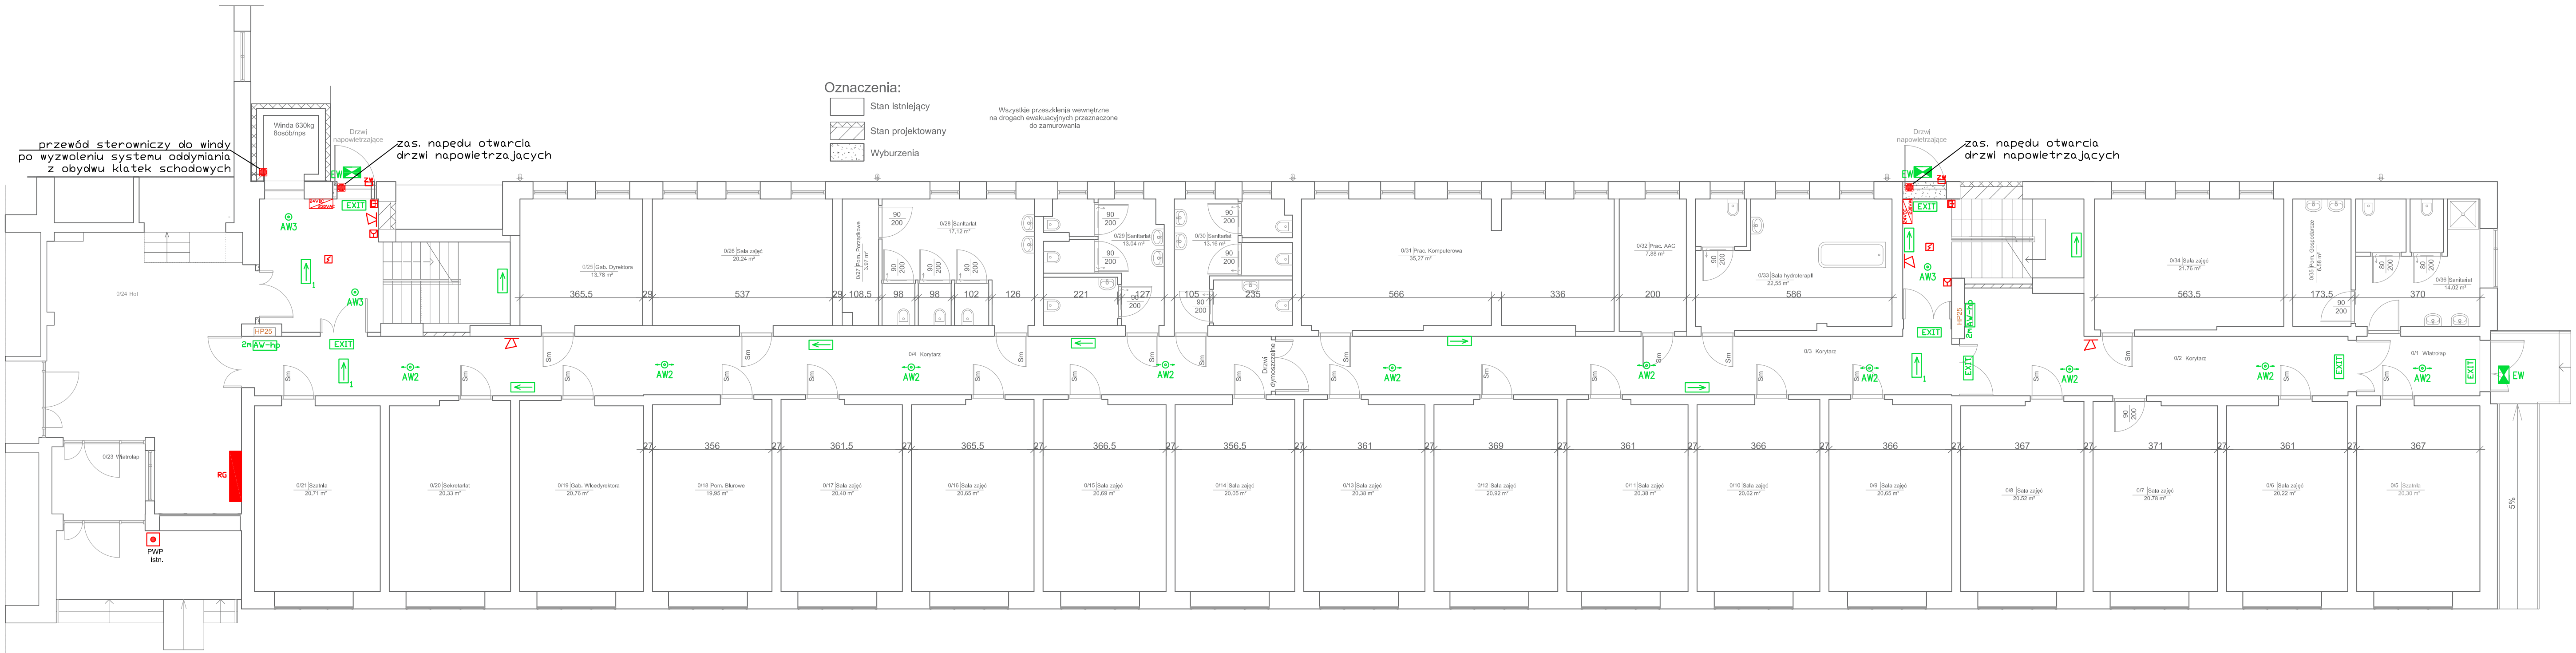

UWAGI:

Lampy ewakuacyjne kierunkowe ścienne
umieścić na ścianie na h=2,3m

Ochrona przed porażeniem prądem elektrycznym
dla urządzeń 3x230/400V, 50Hz - samoczynne
szybkie wyłaczanie zasilanie zgodnie z wymaganiami
PN-IEC 64 364

Oprawy dobrane za pomocą programu DIALux

Oprawy	Dane techniczne
AW2	Oprawa awaryjna LED 3W 2h Jednozonodowa z optyką korytarzową autotest (370 lm) 30 W
AW3	Oprawa awaryjna LED 3W 2h Jednozonodowa do pomieszczeń otwartych autotest (390 lm) 30 W
EV	Oprawa awaryjna/ewakuacyjna IP 65 LED 3W 2h dwuzonodowa zewnętrzna, odporna na ujemne temp. autotest (330 lm) 30 W
Kierunkowa	Oprawa awaryjna LED 2W 2h Kierunkowa ścienna/sufitowa (250 lm) 20 W
EXIT	Oprawa awaryjna/ewakuacyjna LED 3W 2h Jednozonodowa autotest (320 lm) 30 W

Uziemienie systemów:

- Sieć rozdzielcza 3x230/400V lokalnego ZE.
Typ uziemienia systemu TN-C
- Wewnętrzne instalacje odblorcze 3x230/400V.
Typ uziemienia systemu TN-S

PROJ-BUD DOROTA RYBACZUK UL. WOLNOŚCI 7/64, 22-100 CHELM TEL. 502-738-826, EMAIL: PROJ.BUDCHELM@INTERIA.PL		
TEMAT:	PRZEBUDOWA I DOSTOSOWANIE DO WYMAGAŃ PRZEPISÓW PRZECIWOPOŻAROWYCH BUDYNKU POWIATOWEGO ZESPOŁU PLACÓWEK SZKOLNO - WYCHOWAWCZYCH	BRANŻA: ELEKTRYCZNA
INWESTOR:	POWIATOWY ZESPÓŁ PLACÓWEK SZKOLNO-WYCHOWAWCZYCH W HRUBIESZOWIE	
ADRES INWESTYCJI:	UL. ZAMOJSKA 16A, 22-500 HRUBIESZÓW DZ. NR 1181/1, 1181/2	NR RYSUNKU: E1
NAZWA RYSUNKU:	INSTALACJE ELEKTRYCZNE - instalacja oświetleniowa awaryjno - ewakuacyjna, system oddymiania klatki schodowej - RZUT PARTERU	Skala: 1:100
STADIUM:	PROJEKT BUDOWLANY	DATA: 21.12.2020 r.
OPRACOWAŁ:	inż. DANIEL RYBACZUK	
PROJEKTANT:	mgr inż. DARIUSZ SZEWCIK Upr. bud. GP.III.7542/CH/1397 Specjalność: Instalacyjna w zakresie sieci i instalacji elektr. i energet.	
SPRAWDZAJĄCY:	mgr inż. TOMASZ KUŚMIERCZYK Upr. bud. LUB02/17/PW0E/06 Specjalność: specjalność w zakresie sieci i instalacji elektr. i energet.	