


RZUT I piętra
SKALA 1:100

LEGENDA:

- Oprawa LED ścienna kierunkowa
- Oprawa LED kierunkowa dwustronna zeleszkowo/sufitowa
- Oprawa LED awaryjna ścienna nad hydrantem, montaż na wysokości 2m
- Oprawa LED awaryjna sufitowa z optyką korytarzową
- Oprawa LED awaryjna sufitowa z optyką ogólną
- Oprawa LED ścienna ewakuacyjna, "Wyjście Ewakuacyjne"
- Czujka optyczna dymu
- RDP - ręczny ostrzegacz pożarowy
- Sygnalizator optyczno-akustyczny

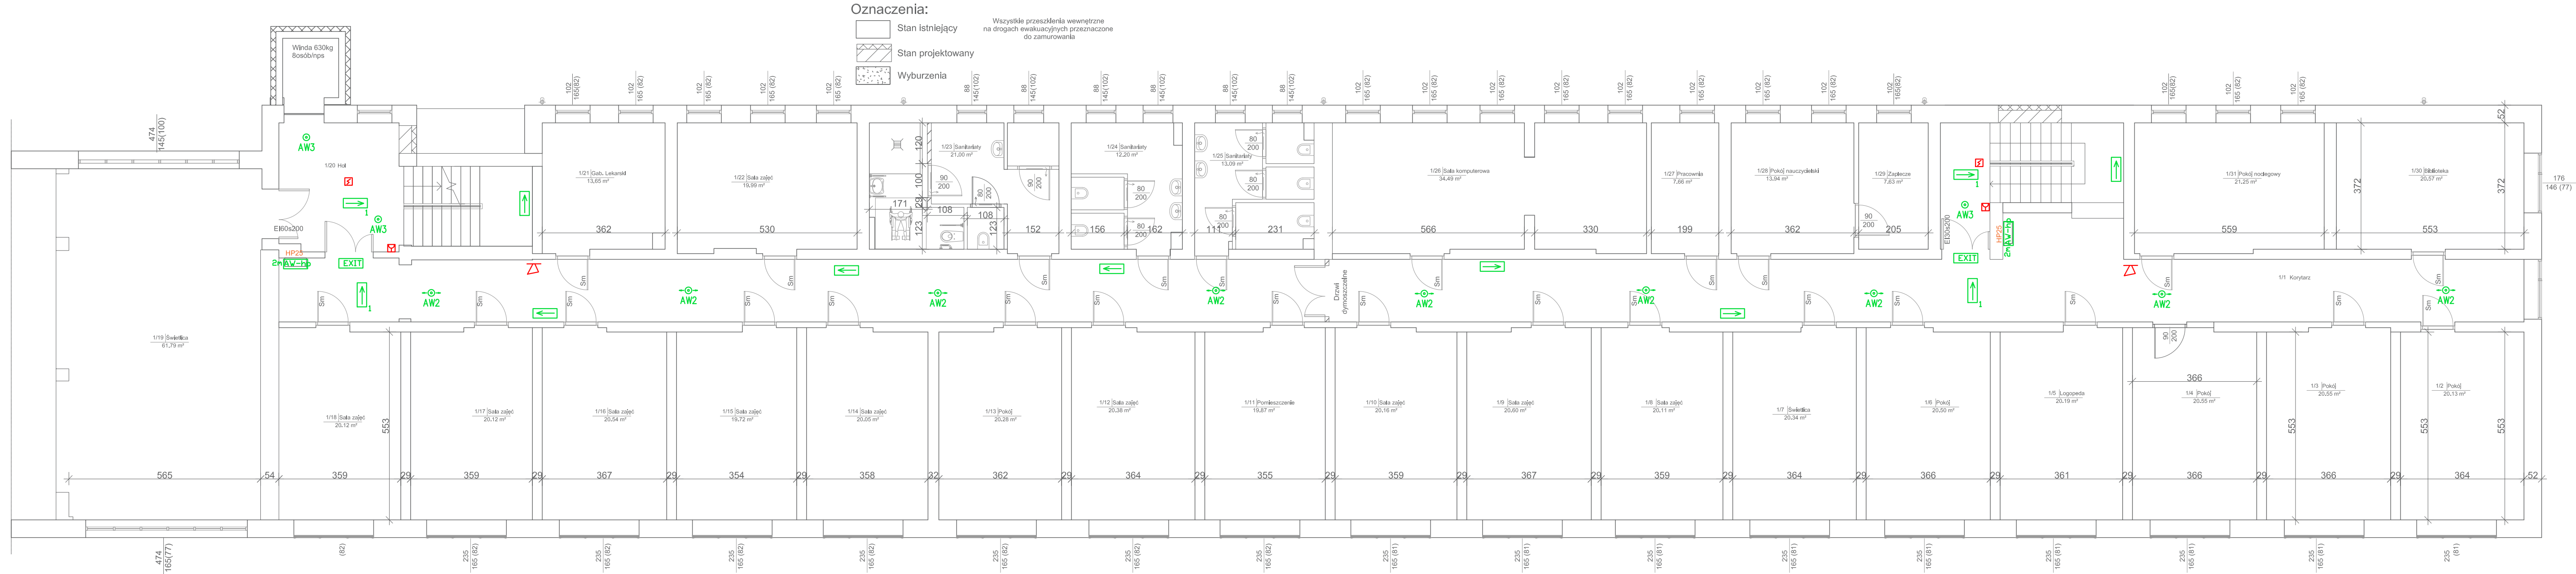

UWAGI:

Lampy ewakuacyjne kierunkowe ścienne
umieścić na ścianie na h=2,3m

Ochrona przed porażeniem prądem elektrycznym
dla urządzeń 3x230/400V, 50Hz - samoczynne
szybkie wyładowanie zgodnie z wymaganiami
PN-IEC 64 364

Oprawy dobrane za pomocą programu DIALux

Oprawa	Dane techniczne
AW2	Oprawa awaryjna LED 3W 2h Jednozadaniowa z optyką korytarzową autotest (370 lm 30 W)
AW3	Oprawa awaryjna LED 3W 2h Jednozadaniowa do pomieszczeń otwartych autotest (390 lm 30 W)
Kierunkowa	Oprawa awaryjna LED 2W 2h Kierunkowa ścienna/sufitowa (250 lm 20 W)
EXIT	Oprawa awaryjna/ewakuacyjna LED 3W 2h Jednozadaniowa autotest (320 lm 30 W)

Uziemienie systemów:

- Sieć rozdzielcza 3x230/400V lokalnego ZE.
- Typ uziemienia systemu TN-C
- Wewnętrzne instalacje odbiorcze 3x230/400V.
- Typ uziemienia systemu TN-S

PROJ-BUD DOROTA RYBACZUK UL. WOLNOŚCI 7/64, 22-100 CHELM TEL. 502-738-826, EMAIL: PROJ.BUDCHELM@INTERIA.PL		
TEMAT:	PRZEBUDOWA I DOSTOSOWANIE DO WYMAGAŃ PRZEPISÓW PRZECIWOPOŻAROWYCH BUDYNKU POWIATOWEGO ZESPOŁU PLACÓWEK SZKOLNO - WYCHOWAWCZYCH	BRANŻA: ELEKTRYCZNA
INWESTOR:	POWIATOWY ZESPÓŁ PLACÓWEK SZKOLNO-WYCHOWAWCZYCH W HRUBIESZOWIE	
ADRES INWESTYCJI:	UL. ZAMOJSKA 16A, 22-500 HRUBIESZÓW DZ. NR 1181/1, 1181/2	NR RYSUNKU: E2
NAZWA RYSUNKU:	INSTALACJE ELEKTRYCZNE - instalacja oświetleniowa awaryjna - ewakuacyjna, system oddymiania kłatk schodowej - RZUT I piętra	Skala: 1:100
STADIUM:	PROJEKT BUDOWLANY	DATA: 21.12.2020 r.
OPRACOWAŁ:	inż. DANIEL RYBACZUK	
PROJEKTANT:	mgr inż. DARIUSZ SZEWCIUK Upr. bud. GP III. 7342/CH/1387 Specjalność: Instalacyjna w zakresie sieci i instalacji elektr. i energet.	
SPRAWDZAJĄCY:	mgr inż. TOMASZ KUŚMIERCZYK Upr. bud. LUB/0217/PW/06/06 Specjalność: specjalność w zakresie sieci i instalacji elektr. i energet.	