


RZUT II piętra
SKALA 1:100

LEGENDA:

- Oprawa LED ścienna kierunkowa
- Oprawa LED kierunkowa dwustronna zeleszkowo/sufitowa
- Oprawa LED awaryjna ścienna nad hydrantem, montaż na wysokości 2m
- AW2 - Oprawa LED awaryjna sufitowa z optyką korytarzową
- AW3 - Oprawa LED awaryjna sufitowa z optyką ogólną
- EXIT - Oprawa LED ścienna ewakuacyjna, "Wyjście Ewakuacyjne"
- Czujka optyczna dymu
- RDP - ręczny ostrzegacz pożarowy
- Sygnalizator optyczno-akustyczny

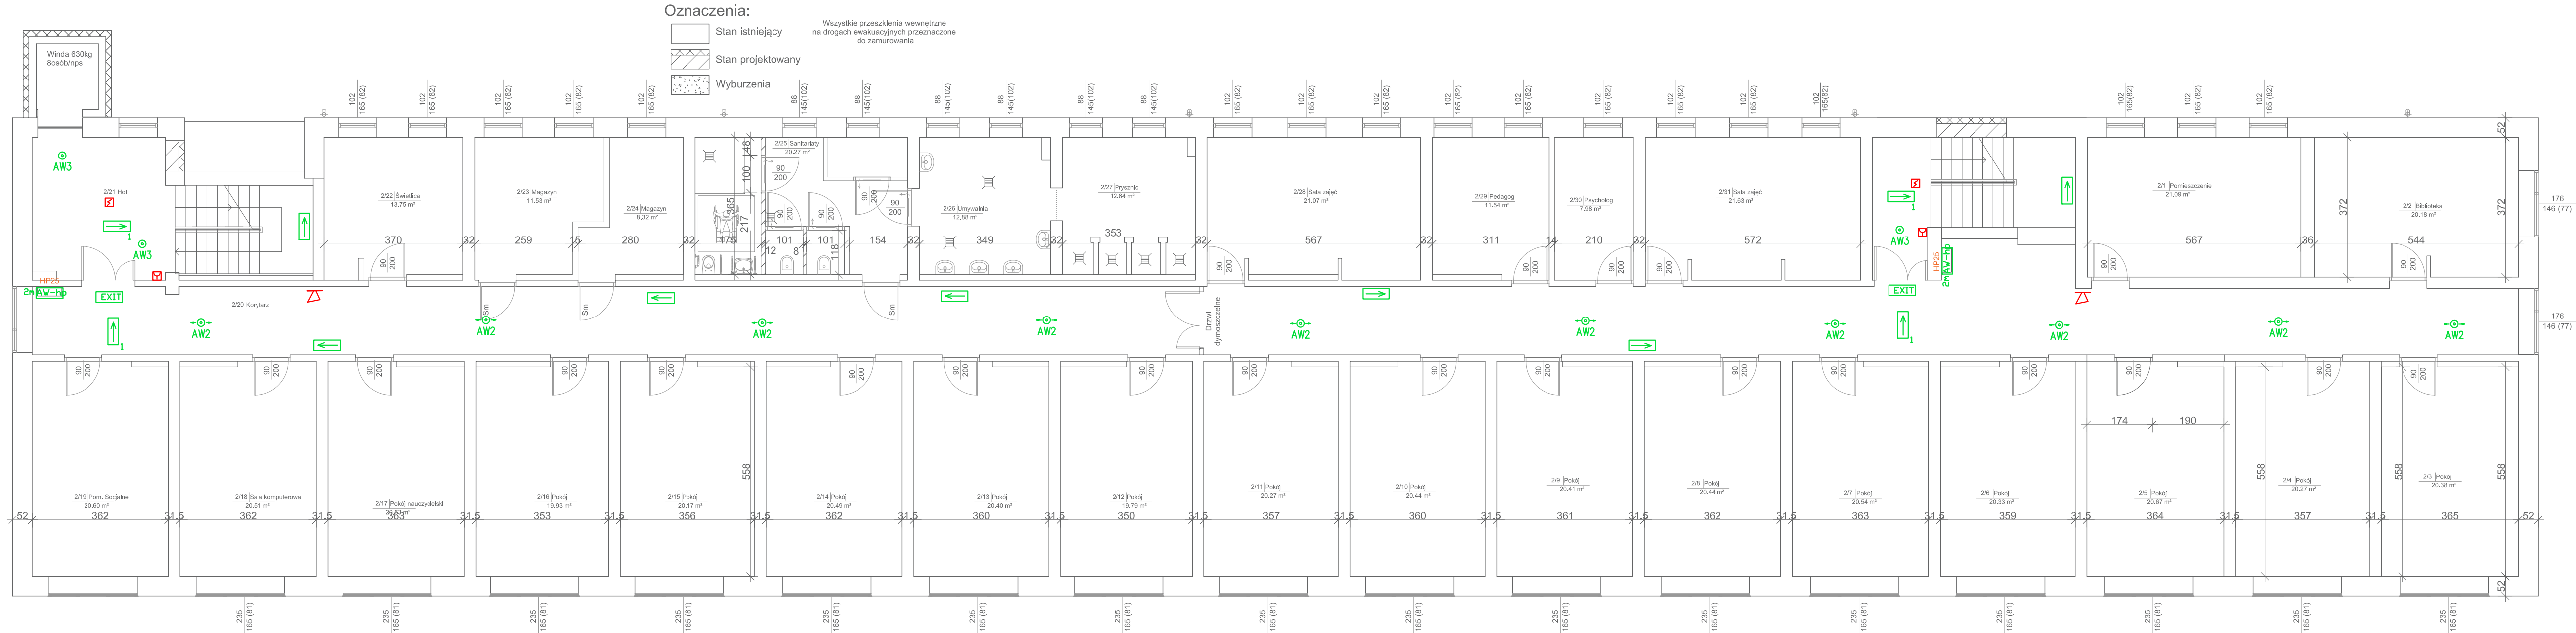

UWAGI:

Lampy ewakuacyjne kierunkowe ścienne umieścić na ścianie na h=2,3m

Ochrona przed porażeniem prądem elektrycznym dla urządzeń 3x230/400V, 50Hz - samoczynne szybkie wyładowanie zasilanie zgodnie z wymaganiami PN-IEC 64 364

Oprawy dobrane za pomocą programu DIALux

Oprawa	Dane techniczne
AW2	Oprawa awaryjna LED 3W 2h Jednoodciskowa z optyką korytarzową autotest (370 lm) 30 W
AW3	Oprawa awaryjna LED 3W 2h Jednoodciskowa do pomieszczeń otwartych autotest (390 lm) 30 W
Kierunkowa	Oprawa awaryjna LED 2W 2h kierunkowa ścienna/sufitowa (250 lm) 20 W
EXIT	Oprawa awaryjna/ewakuacyjna LED 3W 2h Jednoodciskowa autotest (320 lm) 30 W

Uziemienie systemów:

- Sieć rozdzielcza 3x230/400V lokalnego ZE. Typ uziemienia systemu TN-C
- Wewnętrzne instalacje odbiorcze 3x230/400V. Typ uziemienia systemu TN-S

PROJ-BUD DOROTA RYBACZUK UL. WOLNOŚCI 7/64, 22-100 CHELM TEL. 502-738-826, EMAIL: PROJ.BUDCHELM@INTERIA.PL		
TEMAT:	PRZEBUDOWA I DOSTOSOWANIE DO WYMAGAŃ PRZEPISÓW PRZECIWOPOŻAROWYCH BUDYNKU POWIATOWEGO ZESPÓŁU PLACÓWEK SZKOLNO - WYCHOWAWCZYCH	BRANŻA: ELEKTRYCZNA
INWESTOR:	POWIATOWY ZESPÓŁ PLACÓWEK SZKOLNO-WYCHOWAWCZYCH W HRUBIESZOWIE	NR RYSUNKU: E3
ADRES INWESTYCJI:	UL. ZAMOJSKA 16A, 22-500 HRUBIESZÓW DZ. NR 1181/1, 1181/2	Skala: 1:100
NAZWA RYSUNKU:	INSTALACJE ELEKTRYCZNE - instalacja oświetleniowa awaryjno - ewakuacyjna, system oddymiania kłatk schodowej - RZUT II piętra	DATA: 21.12.2020 r.
STADIUM:	PROJEKT BUDOWLANY	
OPRACOWAŁ:	inż. DANIEL RYBACZUK	
PROJEKTANT:	mgr inż. DARIUSZ SZEWCZUK Upr. bud. GP III. 7342/CH/1387 Specjalność: Instalacyjna w zakresie sieci i instalacji elektr. i energet.	
SPRAWDZAJĄCY:	mgr inż. TOMASZ KUŚMIERCZYK Upr. bud. LUB02/17/PW0E/06 Specjalność: specjalność w zakresie sieci i instalacji elektr. i energet.	