


RZUT III piętra
SKALA 1:100

LEGENDA:

- ➡ Oprawa LED ścienna kierunkowa
↔ Oprawa LED kierunkowa dwustronna
↕ Oprawa LED awaryjna ścienna nad hydrantem, montaż na wysokości 2m
AW2 - - - - - Oprawa LED awaryjna sufitowa z optyką korytarzową
AW3 - - - - - Oprawa LED awaryjna sufitowa z optyką okrągłą
EXIT - - - - - Oprawa LED ścienna ewakuacyjna, "Wyjście Ewakuacyjne"
- - - - - Czujka optyczna dymu
- - - - - RDP - ręczny ostrzegacz pożarowy
- - - - - Sygnalizator optyczno-akustyczny
- - - - - Przycisk do przewietrzania
- - - - - Urządzenie sterujące - centrala oddymiania
- - - - - Przewód sterujący Yntskyew 4x2x0,8 mm2 - połączenie pomiędzy centralami oddymiającymi

Ochrona przed porażeniem prądem elektrycznym dla urządzeń 3x230/400V, 50Hz - samoczynne szybkie wyładowanie zgodnie z wymaganiami PN-IEC 64 364

Uziemienie systemów:
1. Sieć rozdzielcza 3x230/400V lokalnego ZE.
Typ uziemienia systemu TN-C
2. Wewnętrzne instalacje odbiorcze 3x230/400V.
Typ uziemienia systemu TN-S

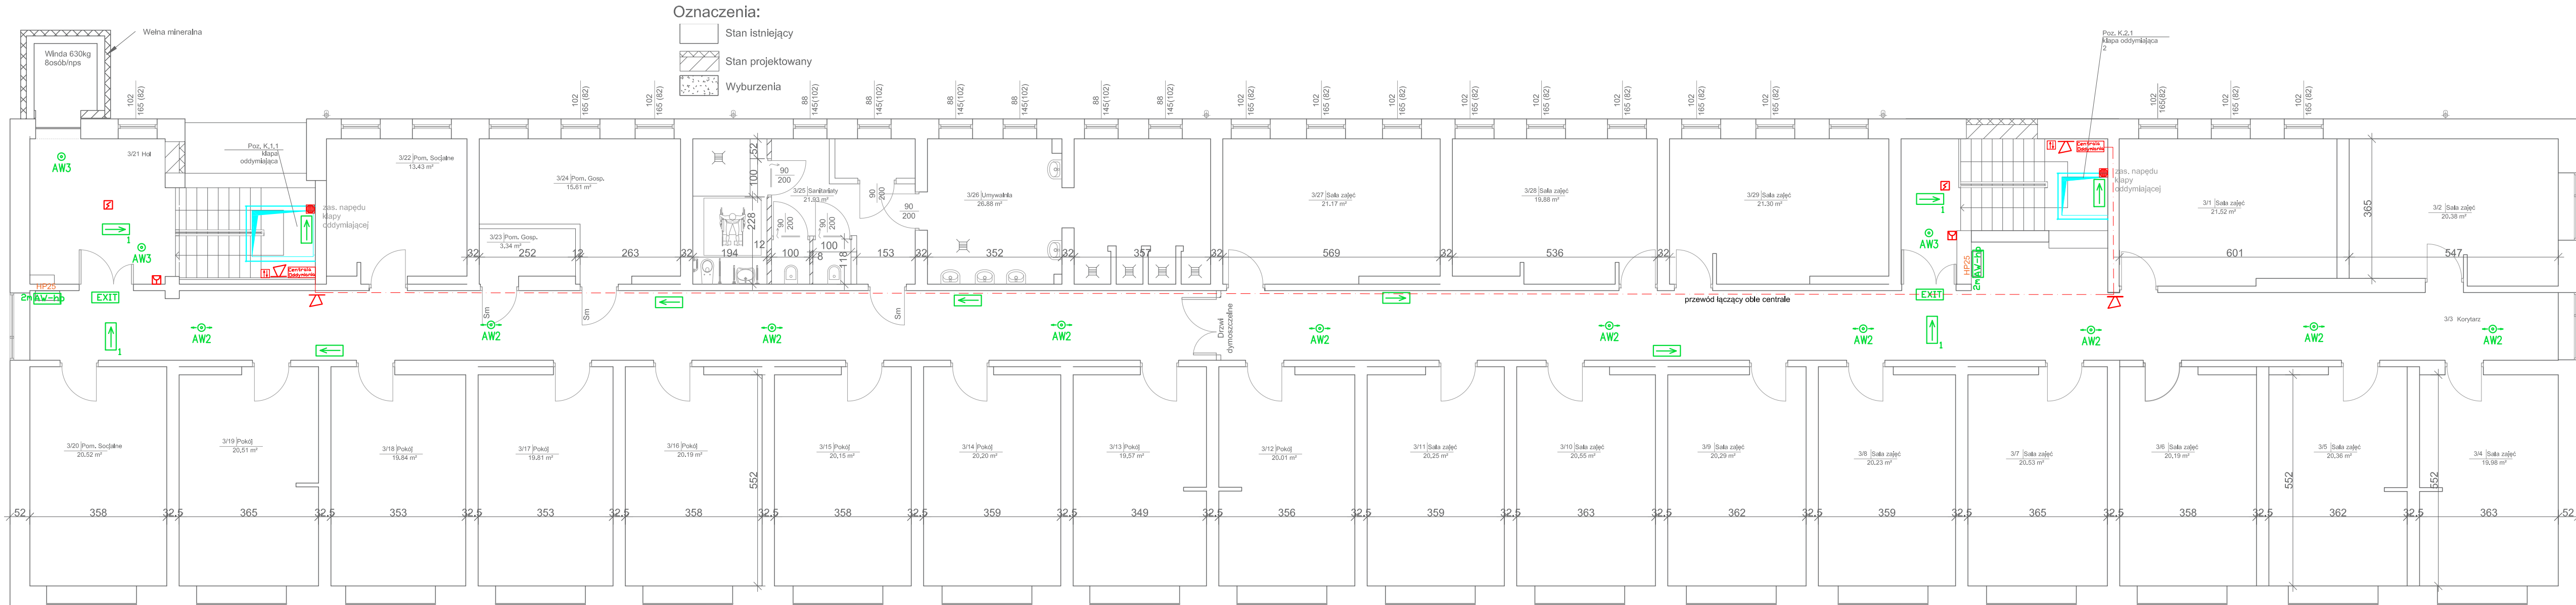

UWAGI:
Lampy ewakuacyjne kierunkowe ścienne umieścić na ścianie na h=2,3m

Oprawy dobrane za pomocą programu DIALux

Oprow.	Dane techniczne
AW2	Oprawa awaryjna LED 3W 2h Jednozadaniowa z optyką korytarzową autotest (370 lm) 30 W
AW3	Oprawa awaryjna LED 3W 2h Jednozadaniowa do pomieszczeń otwartych autotest (390 lm) 30 W
Kierunkowa	Oprawa awaryjna LED 2W 2h kierunkowa ścienna/sufitowa (250 lm) 20 W
EXIT	Oprawa awaryjna/ewakuacyjna LED 3W 2h Jednozadaniowa autotest (320 lm) 30 W

PROJ-BUD DOROTA RYBACZUK UL. WOLNOŚCI 7/64, 22-100 CHELM TEL. 502-738-826, EMAIL: PROJ.BUD.CHELM@INTERIA.PL		
TEMAT:	PRZEBUDOWA I DOSTOSOWANIE DO WYMAGAŃ PRZEPISÓW PRZECIWOPOŻAROWYCH BUDYNKU POWIATOWEGO ZESPÓŁU PLACÓWEK SZKOLNO - WYCHOWAWCZYCH	
INWESTOR:	POWIATOWY ZESPÓŁ PLACÓWEK SZKOLNO-WYCHOWAWCZYCH W HRUBIESZOWIE	BRANŻA: ELEKTRYCZNA
ADRES INWESTYCJI:	UL. ZAMOJSKA 16A, 22-500 HRUBIESZÓW DZ. NR 1181/1, 1181/2	NR RYSUNKU: E4
NAZWA RYSUNKU:	INSTALACJE ELEKTRYCZNE - instalacja oświetleniowa awaryjna - ewakuacyjna, system oddymiania kłatk schodowej - RZUT III piętra	Skala: 1:100
STADIUM:	PROJEKT BUDOWLANY	DATA: 21.12.2020 r.
OPRACOWAŁ:	inż. DANIEL RYBACZUK	
PROJEKTANT:	mgr inż. DARIUSZ SZEWCZUK Upr. bud. GP.III.7542/CH/1397 Specjalność: Instalacyjna w zakresie sieci i instalacji elektr. i energet.	
SPRAWDZAJĄCY:	mgr inż. TOMASZ KUŚMIERCZYK Upr. bud. LUB02/17/PW0E/06 Specjalność: specjalność w zakresie sieci i instalacji elektr. i energet.	