


SCHEMAT INSTALACJI
ODDYMIAANIA
KLATEK SCHODOWYCH

LEGENDA:

- Siłownik klapy oddymiającej
- Siłownik drzwi napowietrzających
- Przycisk awaryjny ewakuacyjny
- Zwora elektromagnetyczna
- Przycisk alarmowy oddymiający
- Centrala oddymiająca
- Czujka dymu
- Przycisk przewietrzający
- Sygnalizator
optyczno-akustyczny

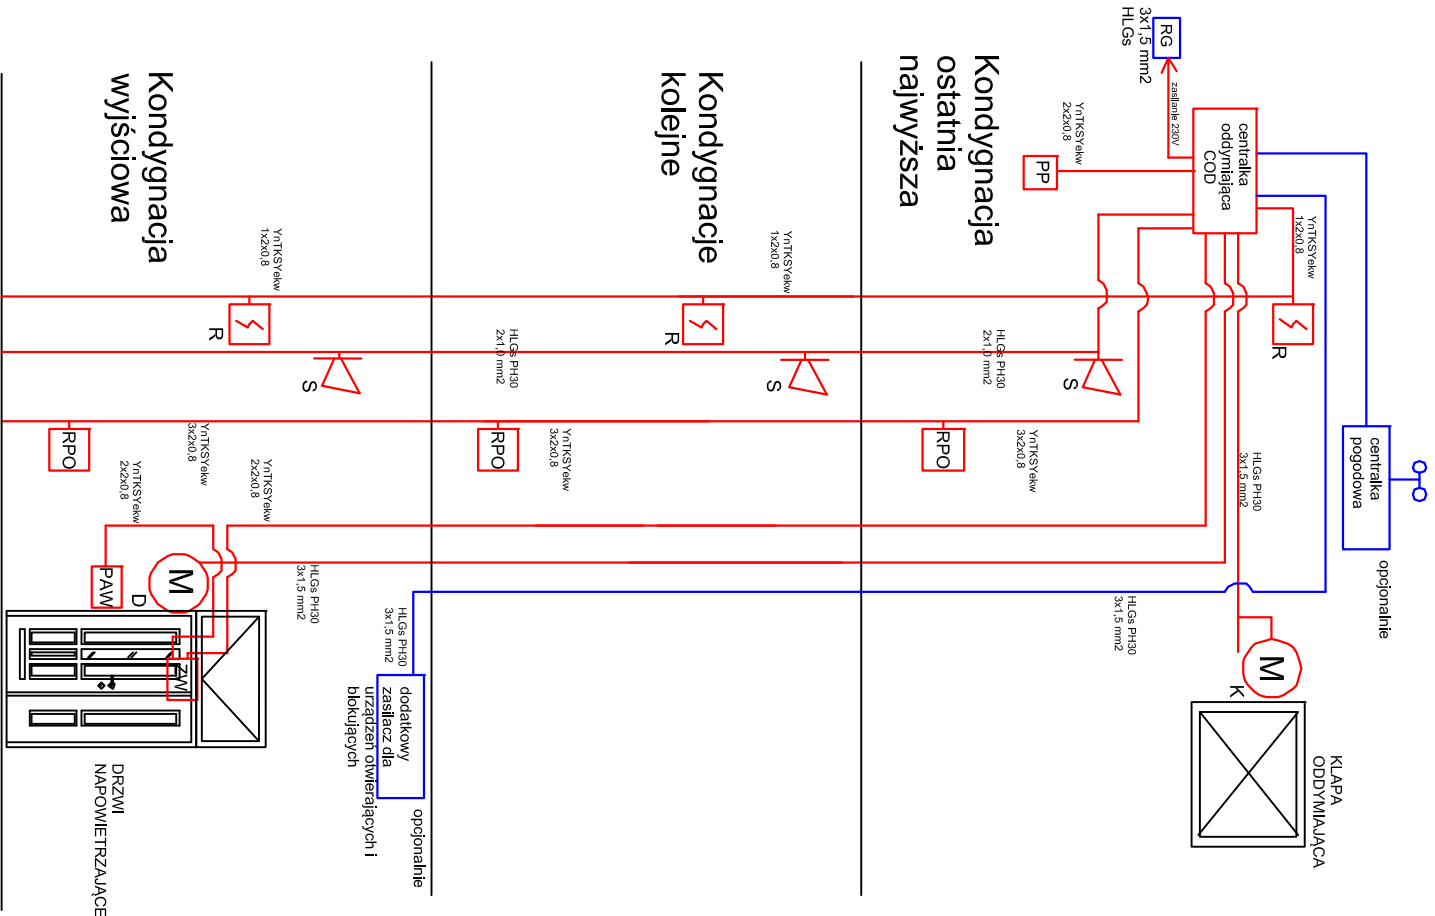

PROJ.BUD DOROTA RYBACZUK UL. WOJNOŚCI 7/64, 22-100 CHEŁM TEL. 502-738-826, EMAIL: PROJBUDCHELM@INTERIA.PL	
TEMAT:	PRZEBUDOWA I DOSTOSOWANIE DO WYMAGAŃ PRZEPISÓW PRZECIWPÓŻAROWYCH BUDYNKU POWIATOWEGO ZESPÓŁU PLACÓWEK SZKOLNO - WYCHOWAWCZYCH
INWESTOR:	POWIATOWY ZESPÓŁ PLACÓWEK SZKOLNO-WYCHOWAWCZYCH W HRUBIESZOWIE
ADRES INWESTYCJI:	UL. ZAMOJSKA 16A, 22-500 HRUBIESZÓW DZ. NR 1181/1, 1181/2
NAZWA RYSUNKU:	INSTALACJE ELEKTRYCZNE - schemat kreskowy systemu oddymiania klatek schodowych
STADIUM:	PROJEKT BUDOWLANY
OPRACOWAŁ:	inż. DANIEL RYBACZUK
PROJEKTANT:	mgr inż. DARIUSZ SZEWCZUK Upr. bud. GP III, 7342/CH/1397 Specjalność: Instalacyjna w zakresie sił i energiel.
SPRAWDZAJĄCY:	mgr inż. TOMASZ KUŚMIERCZYK Upr. bud. LUB/0217/PW0E/06 Specjalność: specjalność w zakresie sił i instalacji elektr. i energet.
BRANŻA: ELEKTRYCZNA NR RYSUNKU: E5 Skala: 1:100 DATA: 21.12.2020 r.	